



PROJETO FOSSA SÉPTICA

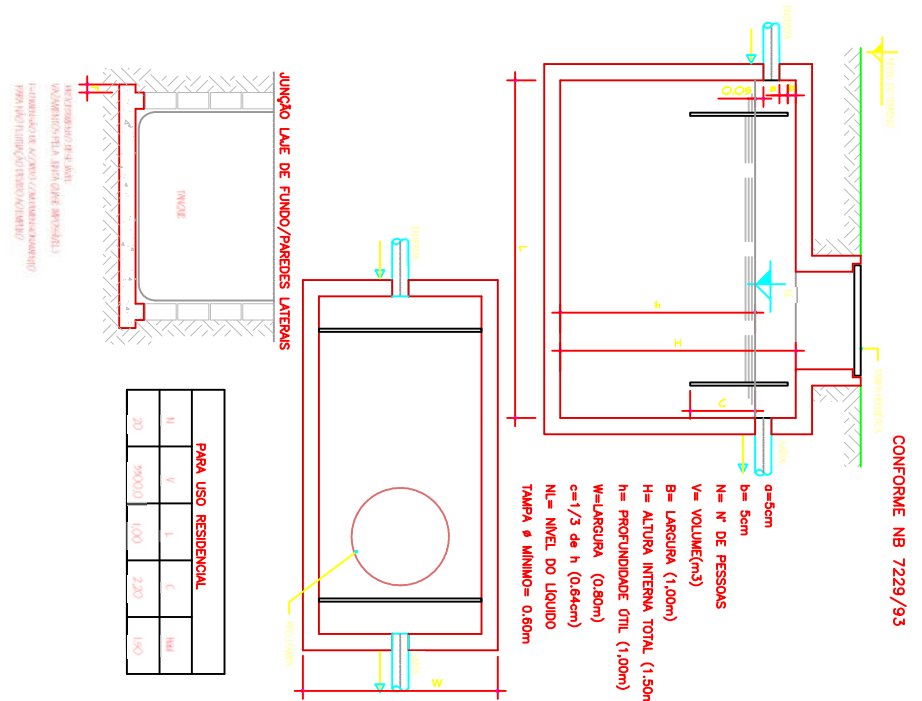


PROJETO SUMIDOURO

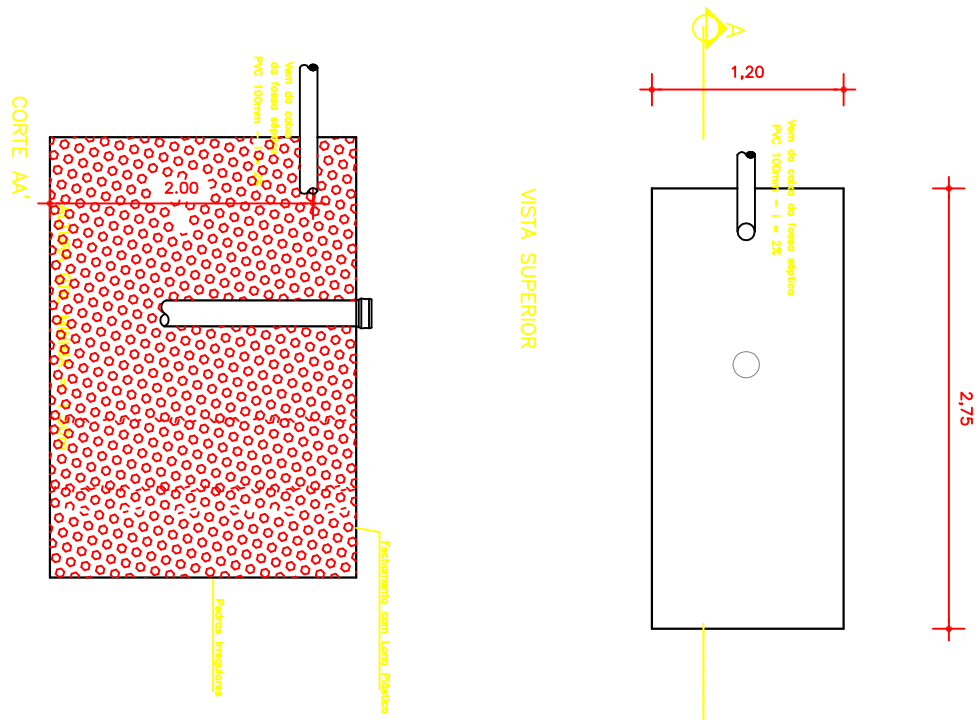


CONVERÇÃO DE BITOLAS
TUBOS/CONEXÕES DE ÁGUA

NO PROJETO	PVC d 15	POLEGADA
25	25	3/4
32	32	1
40	40	1 1/4
50	50	1 1/2

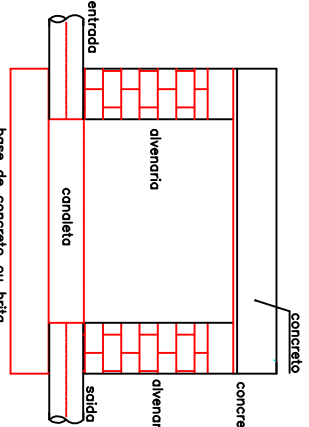

DET. TAMPA CAIXA DE INSPEÇÃO
detalhe genérico p/ esq. sanitário

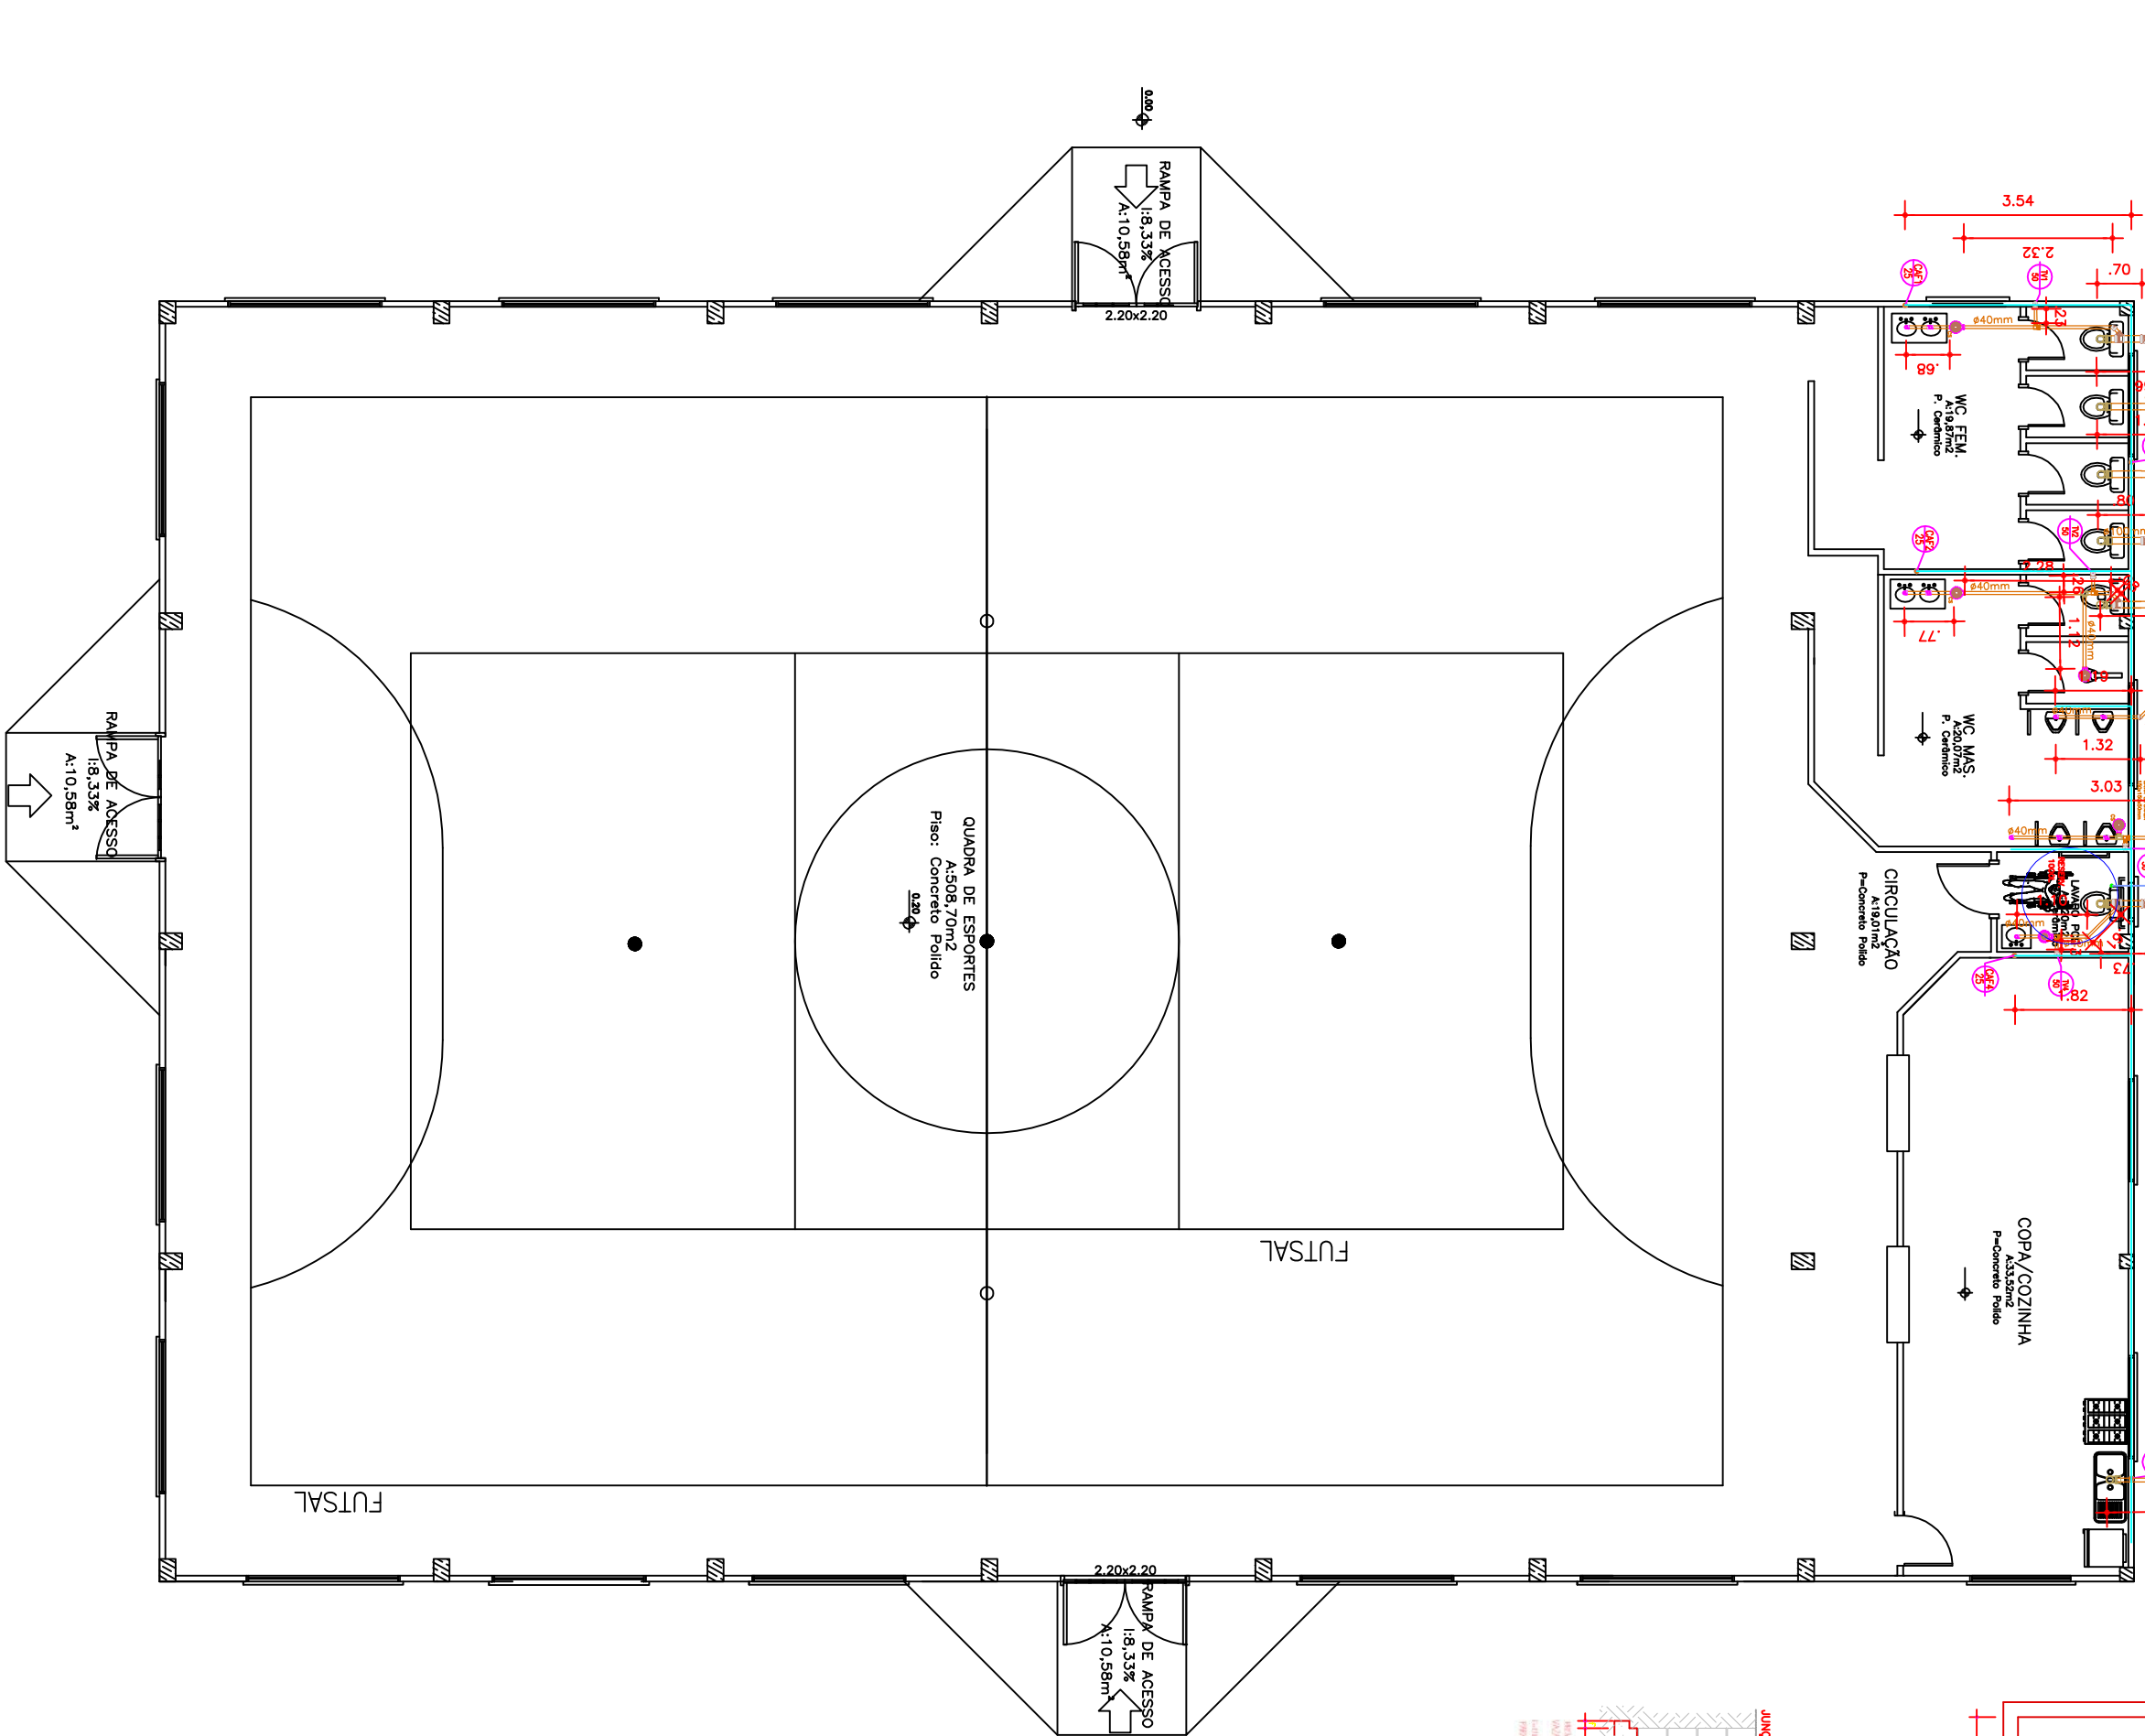

LEGENDA:

- 25 CANALIZAÇÃO DE ÁGUA QUENTE
 - 32 CANALIZAÇÃO DE ÁGUA FRIA
 - 100 TUBO DE QUEDA SANITÁRIO
 - 100 TUBO DE QUEDA PLUVIAL
 - 75 TUBO DE VENTILAÇÃO
 - CAIXA DE GORDURA
 - RAIO SIFONADO
 - RAIO SECO
 - CAIXA DE ÁGUA
 - CAIXA DE INSPEÇÃO
 - REGISTRO
 - TORNEIRA
 - CANALIZAÇÃO ÁGUA FRIA (NA PAREDE)
 - CANALIZAÇÃO ÁGUA FRIA (SUBTERRÂNEA)
 - 100mm CANALIZAÇÃO ÁGUA FRIA
 - 100mm CANALIZAÇÃO ESGOTO
 - 100mm CANALIZAÇÃO ESGOTO PLUVIAL
- Obs.: AS DIMENSÕES DAS CANALIZAÇÕES ESTÃO ESPECIFICADAS EM MILÍMETROS

PLANTA INST. HIDROSANITÁRIAS

01 ESCALA: 1/75

A: 617,00m²

PREFEITURA MUNICIPAL DE PINHEIRINHO DO VALE
Rua D. de Coxas, 223 – CENTRO
PINHEIRINHO DO VALE/RS

OBRA: QUADRA POLIESPORTIVA COBERTA

PROJETO: PLANTA BAIXA INSTALAÇÕES HIDROSSANITÁRIAS

LOCAL: LINHA BONITA/ INTERIOR- PINHEIRINHO DO VALE-RS

DATA: Projeto: Dezembro/2019
Pilogent: Dezembro/2019

ESCALA: 1/75

PROPRIETÁRIO: UNID: METROS

RES.P. TÉCNICO: ÁREA: 617,00m²

PRANCHA: 03/03